



ROZDZIELNICA "RG"

rozdzielnica siły, oświetlenia i gniazd wykrywanych remizy

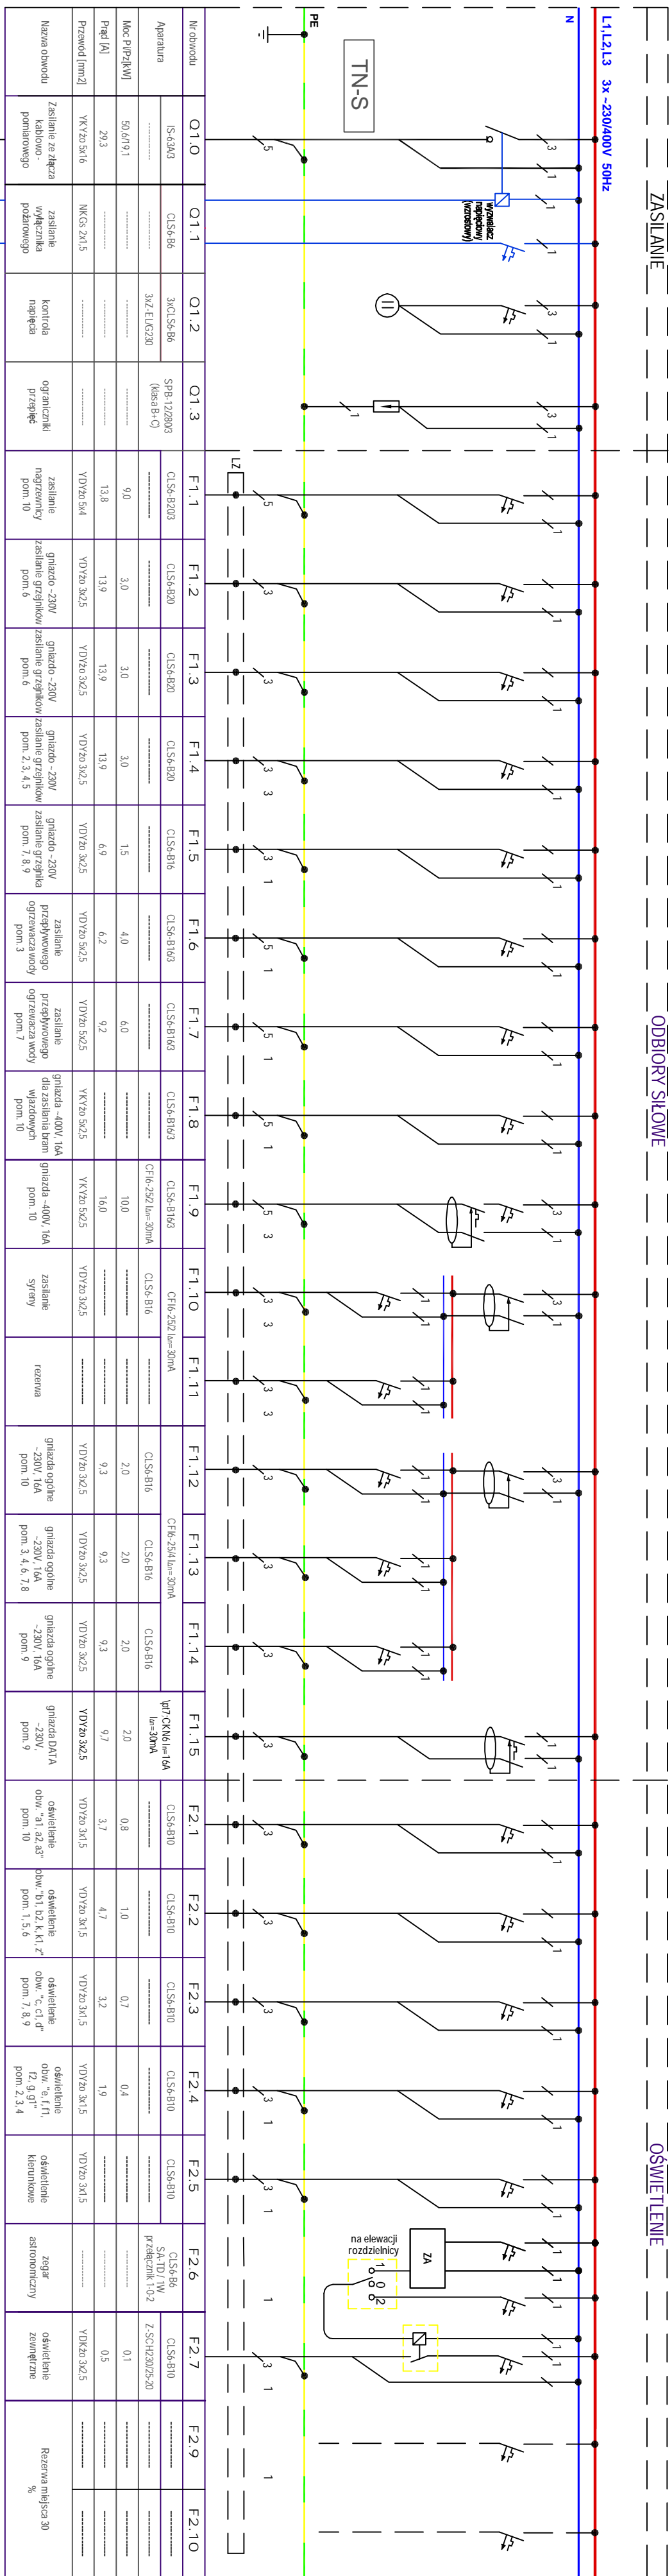

wyłącznik różnicowy prądu (przycisk w obudowie z przesuwną) Typu Gewiss 42RV przed wejściem głównym

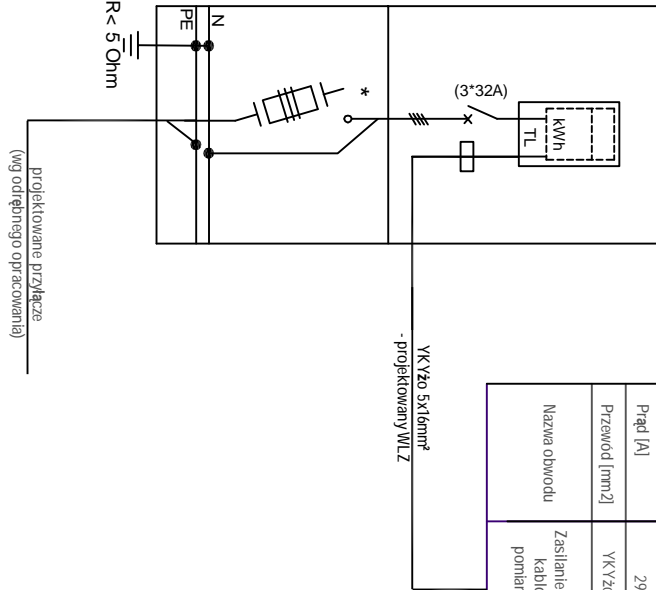

UWAGI / GENERAL NOTES

- OCHRONA PRZED PORĄŻENIEM ELEKTRYCZNYM W SIECI 230/400V
- ODPOWIEDNI STOPIEŃ IP
- PODSTAWOWA PRZED DOTYKIEM BEZPOŚREDNIM SAMOCZYNNE WYŁĄCZENIE ZASILANIA
- Rozdzielnice wykonane jako węglowe o IP3X wyposażoną w drzw.
 - W rozdzielnicę przostawić 30 % zapasu miejsca.
 - Zasilanie rozdzielnic od dołu, wyprowadzenie przewodów z rozdzielni góra
 - Rozdzielnica wyposażenie produkcyj Model Electric lub równoważne.
 - Układ sieci TN-S z samoczynnym wyłączeniem zasilania.

STEROWANIE OŚWIETLENIEM ZEWNĘTRZNYM

- 1 - AUTOMATYCZNE
- 0 - WYŁĄCZONE
- 2 - ZAŁ. RĘCZNE

Rysunek nr E-3

Arkusz nr

OBIEKT	BUDOWA REMIZY STRAŻACKIEJ	Skala 1:50
RYSUNEK	SCHEMAT IDEOWY ROZDZIELNICY RG	
ADRES BUDOWY	ul. 275 Straszewo 63-530 Jurek	Data: 13.07.2009
INWESTOR	Osiedlenie Straz Pożarni w Straszewo 63-530 Jurek	
Projektant	mgr inż. Mariusz Kubiak	Branka Architektura
Kreślił:	inż. Kamil Kempa	UPR nr WKP/0307/PW/OE/04
Kreślił:	inż. Dominik Zakrzewski	
Sprawił:	mgr inż. Wiesław Janura	UPR nr P1317/4P/2001

NIERUCHOMOŚCI AZYMUT
Koleczko i Węclaw
63 - 900 Rawicz; ul. Pilsudskiego nr 5
tel./fax(0-65) 545 - 33 - 36